


LEGENDA

pion kanalizacyjny zakończony wywiewką ponad dachem

PK2 numer pionu kanalizacyjnego
PVC 0,11 średnica pionu kanalizacyjnego

wentylator dachowy

projektowana wyrzutnia dachowa

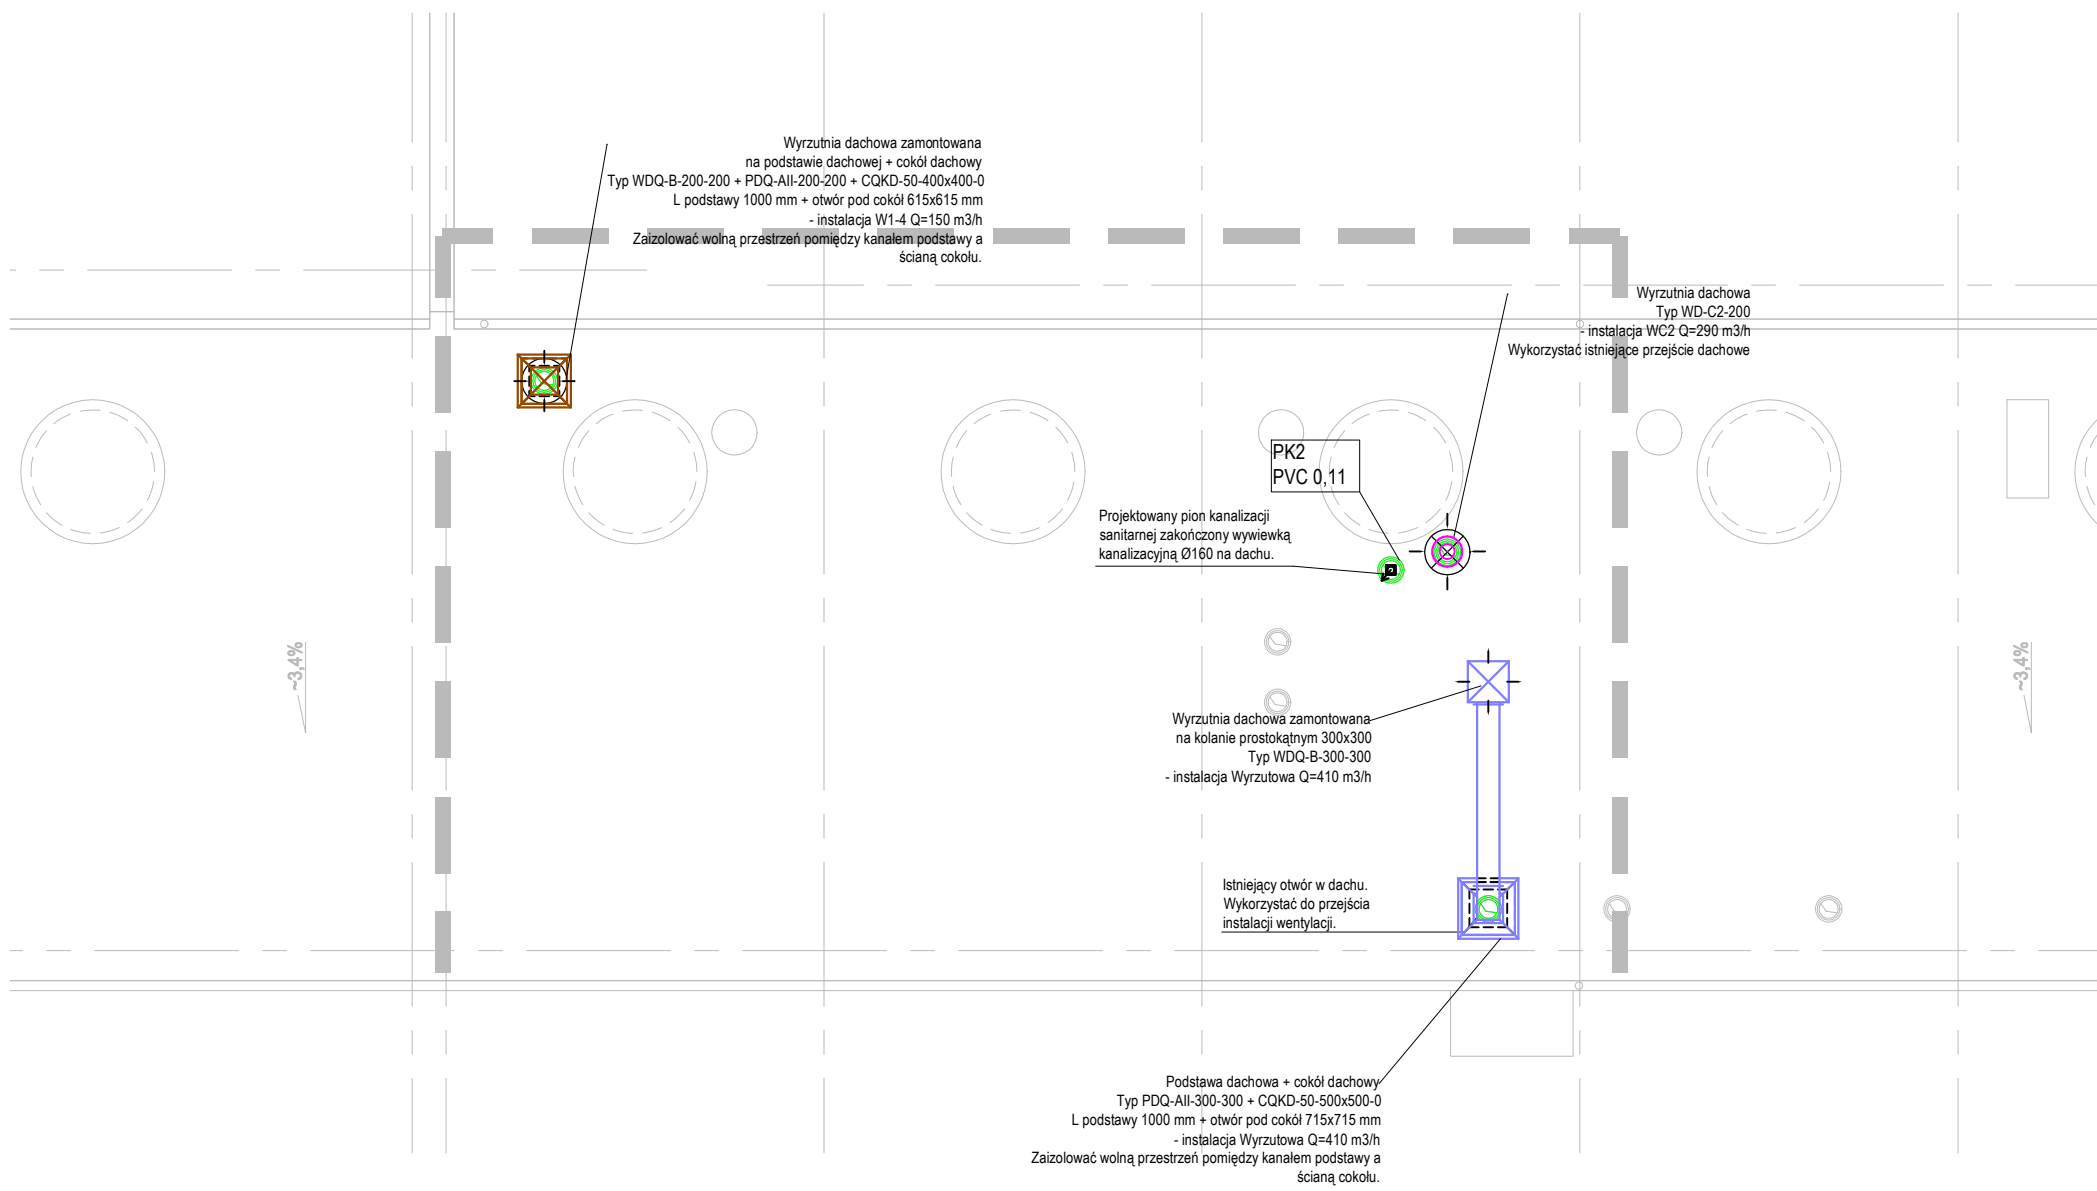

AWENT INSTALACJE SANITARNE: AWENT WÓJCIK ANDRZEJ
Andrzej Wójcik, 05-555 Tarczyn, ul. Gawarskiego 18F
tel. 0 604 102 235, fax (0 22) 292 52 35, e-mail: awent@awent.pl

UWAGA !
 ■ PROJEKT JEST CHRONIONY PRAWEM AUTORSKIM
 ■ POWIELANIE I KOPIOWANIE WYŁĄCZNIE ZA ZGODĄ PRACOWNI PROJEKTOWEJ "OUT IN ARCHITEKTURA"
 ■ WSZELKIE PRAWA ZASTRZEŻONE
 ■ WSZYSTKIE WYMIARY SPRAWDZIĆ W NATURZE

PRACOWNIA PROJEKTOWA: **OUTIN ARCHITEKTURA**
 05-100 Nowy Dwór Mazowiecki,
 ul. Zakroczymska 30 lok. 27
 tel.: 501 248 911, fax: 22 775 80 91
 email: pracownia@outinarchitektura.pl

TEMAT OPRACOWANIA:
PROJEKT WYKONAWCZY PRZEBUDOWY I REMONTU CZĘŚCI POMIESZCZEŃ W HALI BADAWCZEJ ORAZ W BUDYNKU PRZYŁĘGŁYM WRAZ ZE ZMIANĄ SPOSOBU UŻYTKOWANIA NA FUNKCJE NAUKOWO-BADAWCZE

INWESTOR:
Instytut Techniki Budowlanej
 ul. Filtrowa 1, 00-611 Warszawa

ADRES BUDOWY:
 Warszawa ul. Filtrowa
jednostka ewidencyjna: 146510_8, Dzielnica Śródmieście
obręb ewidencyjny: 0508 5-05-08
działka nr ewid.: 27/3

BRANŻA: **WENTYLACJA** FAZA: **PROJ. WYKONAWCZY. ETAP II**

TYTUŁ RYSUNKU:
Rozmieszczenie wyrzutni dachowych, wentylatorów dachowych oraz wywiewek kanalizacyjnych. Poziom dachu.

NR RYSUNKU:
IS-04

ZESPÓŁ PROJEKTOWY:
 PROJEKTANCI:
mgr inż. Andrzej Wójcik nr upr MAZ/0349/POOS/11
uprawnienia budowlane w specjalności instalacyjnej do projektowania bez ograniczeń

PODPIS: DATA:

SPRAWDZIŁ:

DATA: **15 października 2021 r.** REWIZJA: **R0** SKALA: **1:100**